

ESTRATTO DI MAPPA

COMUNE DI MANTOVA  
Foglio 58 - Mapp. 116



SCALA 1:2000


CAMPITURE

	IDENTIFICAZIONE EDIFICIO DI PROPRIETA'		AREA A VERDE
	IDENTIFICAZIONE ALTRO EDIFICIO		AREA A PIATRELLATA
			AUTOBLOCCANTE

RIPRESE FOTOGRAFICHE


- IDENTIFICAZIONE PUNTO DI RIPRESA FOTOGRAFICO E POSIZIONAMENTO FOTOCAMERA
- NUMERAZIONE PROGRESSIVA DEI PUNTI DI RIPRESA
- DIREZIONE DELL'INQUADRATURA DEI PUNTI DI RIPRESA

LE IMMAGINI DI OGNI PUNTO DI RIPRESA FOTOGRAFICO SONO RIPORTATE ALL'INTERNO DEL DOCUMENTO DENOMINATO "REPERTORIO FOTOGRAFICO DEGLI ESTERNI".

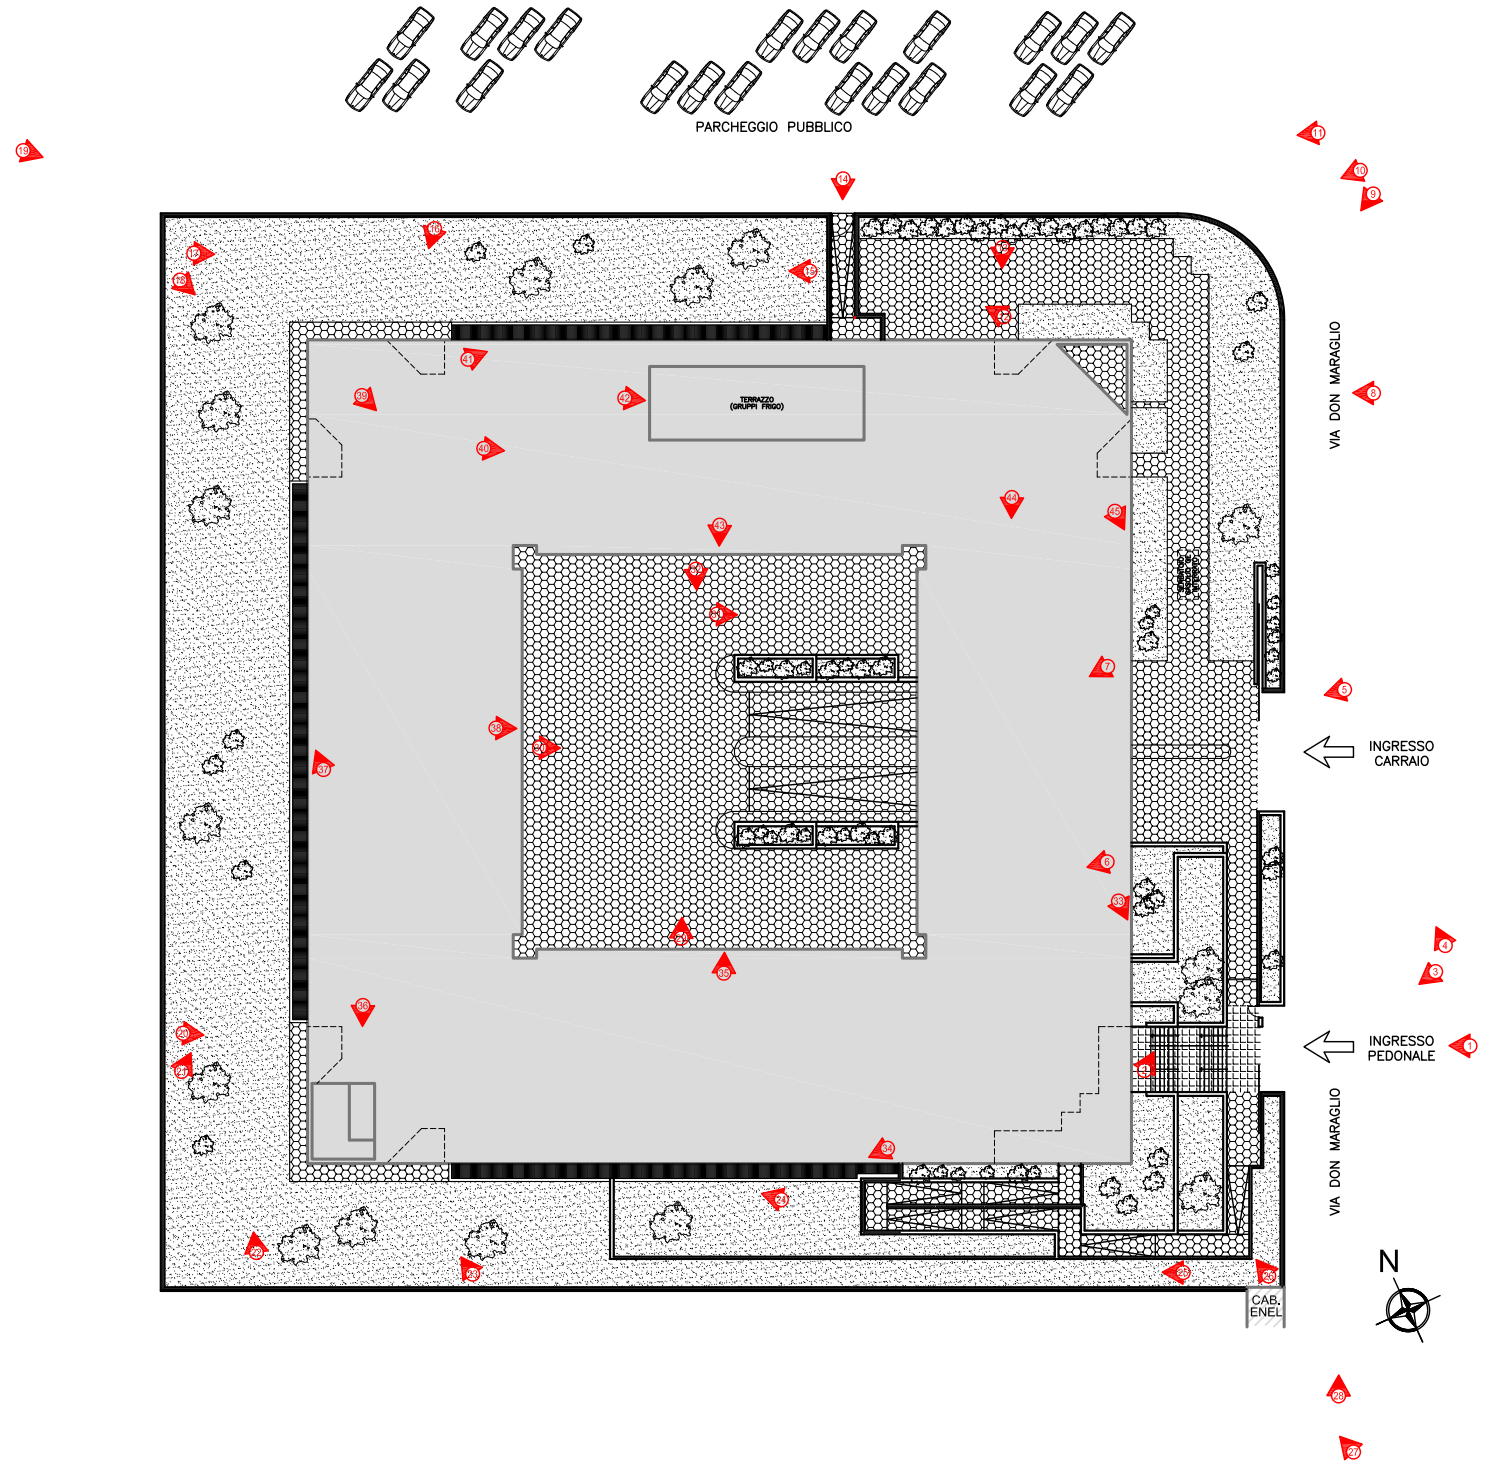


CARATTERISTICHE ARCHITETTONICHE VANI - PIANO SEMINTERRATO (S10)

N° VANO	DESTINAZIONE VANO	SUP. VANO NETTA [mq]	ALTEZZA NETTA [m]	VOLUME NETTO [mc]
001	AUTORMESSA (75 POSTI AUTO)	1861,71	2,80/3,00	5500,34
002	DEPOSITO	84,47	1,40/2,50	184,72
003	VANO ASCENSORE	9,38	14,00	131,32
004	DISIMPEGNO	32,22	3,00	96,66
005	SALA MACCHINE ASCENSORE	8,94	3,00	26,82
006	GRUPPO PRESSURIZZAZIONE ANTINCENDIO	23,16	3,00	69,54
007	DEPOSITO	35,19	3,00	105,57
008	CENTRALE TELERISCALDAMENTO	11,89	3,00	35,67
009	VANO SCALA "A"	24,71	3,30	81,54
010	DEPOSITO	74,46	3,00	223,38
011	DEPOSITO	21,62	3,00	64,86
012	FILTRO PROVA DI FUMO	2,18	3,00	6,54
013	SALA MACCHINE ASCENSORE	5,54	3,00	16,62
014	VANO ASCENSORE	8,27	14,00	115,78
015	FILTRO PROVA DI FUMO	12,01	3,00	36,03
016	VANO SCALA "B"	16,97	3,30	56,00
017	FILTRO PROVA DI FUMO	13,33	3,00	39,99
018	VANO SCALA "C"	19,14	3,30	63,16
019	VANO ASCENSORE	4,42	14,00	61,88
020	SALA MACCHINE ASCENSORE	8,15	3,00	24,45
021	FILTRO PROVA DI FUMO	6,38	3,00	19,14
022	SOTTOSCALA	4,21	1,85	7,79
023	SOTTOSCALA	4,21	1,85	7,79

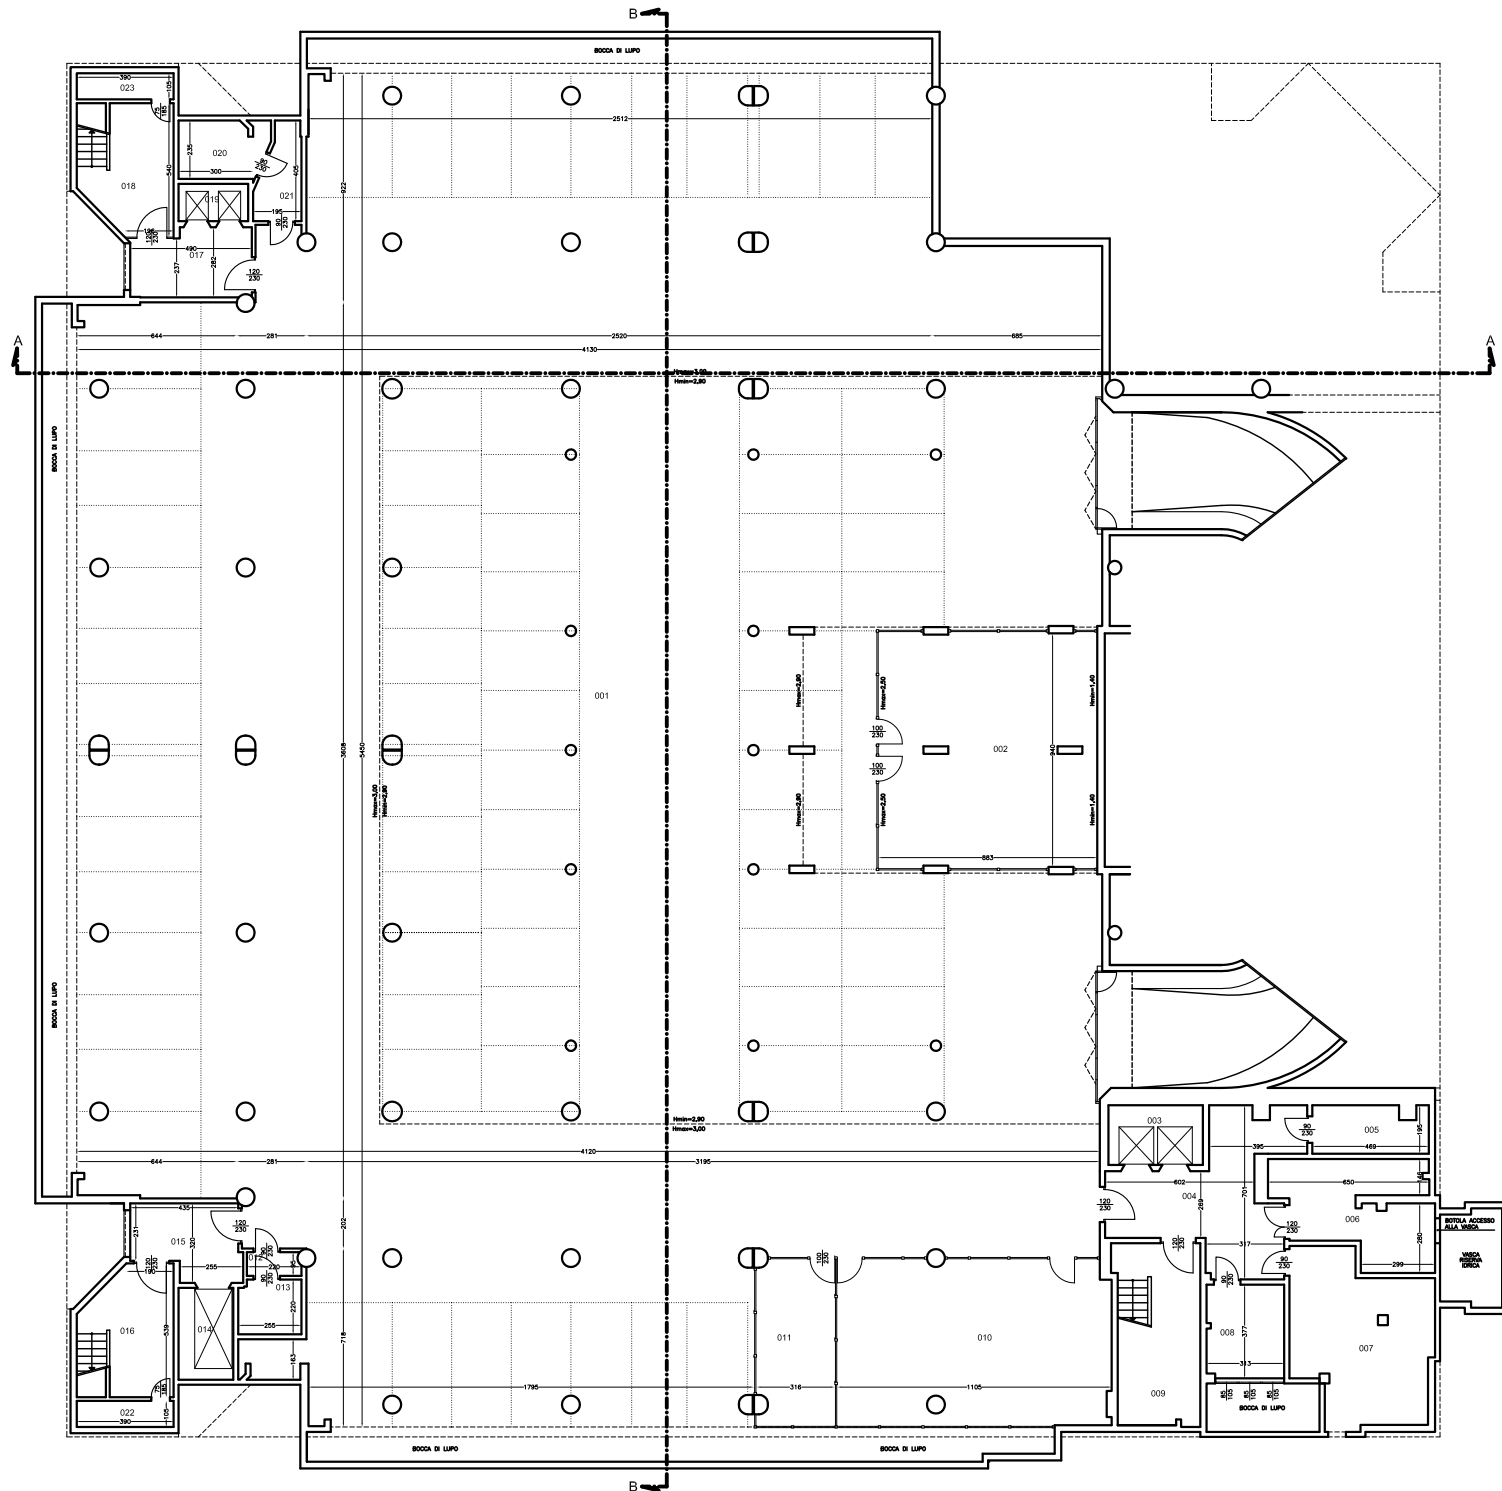


CARATTERISTICHE ARCHITETTONICHE VANI - PIANO RIALZATO (PRI)

N° VANO	DESTINAZIONE VANO	SUP. VANO NETTA [mq]	ALTEZZA NETTA [m]	VOLUME NETTO [mc]
001	ATRIO	67,44	2,40	161,86
002	LOCALE TECNICO	2,36	3,00	7,08
003	LOCALE TECNICO	3,89	3,00	11,67
004	GUARDIOLA	19,57	2,40	46,97
005	VANO SCALA "A"	18,89	3,75	70,48
008	CORRIDOIO	25,78	2,40	61,87
007	CEI-SALA MACCHINE	29,56	3,00	88,68
008	CEI-UFFICIO	34,75	3,00	104,25
009	LOCALE TECNICO	16,55	3,00	49,65
010	UFFICIO RELAZIONI CON PUBBLICO	51,03	3,00	153,09
011	SERVIZI IGIENICI DONNE	29,46	2,40	70,70
012	DISIMPEGNO	29,43	2,40	70,63
013	RIPOSTIGLIO	9,44	2,40	22,66
014	SERVIZIO IGIENICO UOMINI/HANDICAPPATI	4,28	2,40	10,27
015	DEPOSITO	12,04	2,40	28,29
016	SERVIZI IGIENICI	11,32	2,40	27,17
017	FILTRO PROVA DI FUMO	4,58	2,40	14,00
018	VANO SCALA "B"	24,11	3,75	90,41
019	DEPOSITO	10,17	3,00	30,51
020	DEPOSITO	12,03	3,00	36,09
021	DEPOSITO	25,37	3,00	76,11
022	FILTRO PROVA DI FUMO	4,45	3,05	13,58
023	VANO SCALA "C"	23,12	3,75	86,70
024	LOCALE TECNICO IMPIANTI	7,04	3,05	21,47
025	DISIMPEGNO	58,23	2,40	139,75
026	DEPOSITO	56,50	3,00	169,50
027	DEPOSITO	59,25	2,40/3,00	143,03
028	DEPOSITO	9,38	3,00	28,14
029	SERVIZIO IGIENICO	2,55	3,00	7,65
030	DISIMPEGNO	7,58	2,40	18,14
031	DEPOSITO	72,48	2,40/3,00	201,73
032	LOCALE NON ACCESSIBILE (LOCALE MISURE)	3,25	-	-
033	LOCALE NON ACCESSIBILE (CABINA ENEL)	17,69	-	-
034	LOCALE TECNICO	21,25	4,65	98,81
035	DEPOSITO	15,64	2,40	37,54
036	CABINA ELETTRICA MT/BT	76,10	4,65	353,86
037	VANO SCALA "D"	16,66	3,75	62,48
038	GRUPPO ELETTROGENO	30,73	4,65	142,89
039	CORRIDOIO	42,96	3,00	128,88
040	UFFICIO RELAZIONI CON PUBBLICO	53,51	3,00	160,53
041	CORRIDOIO	34,56	2,40	82,79

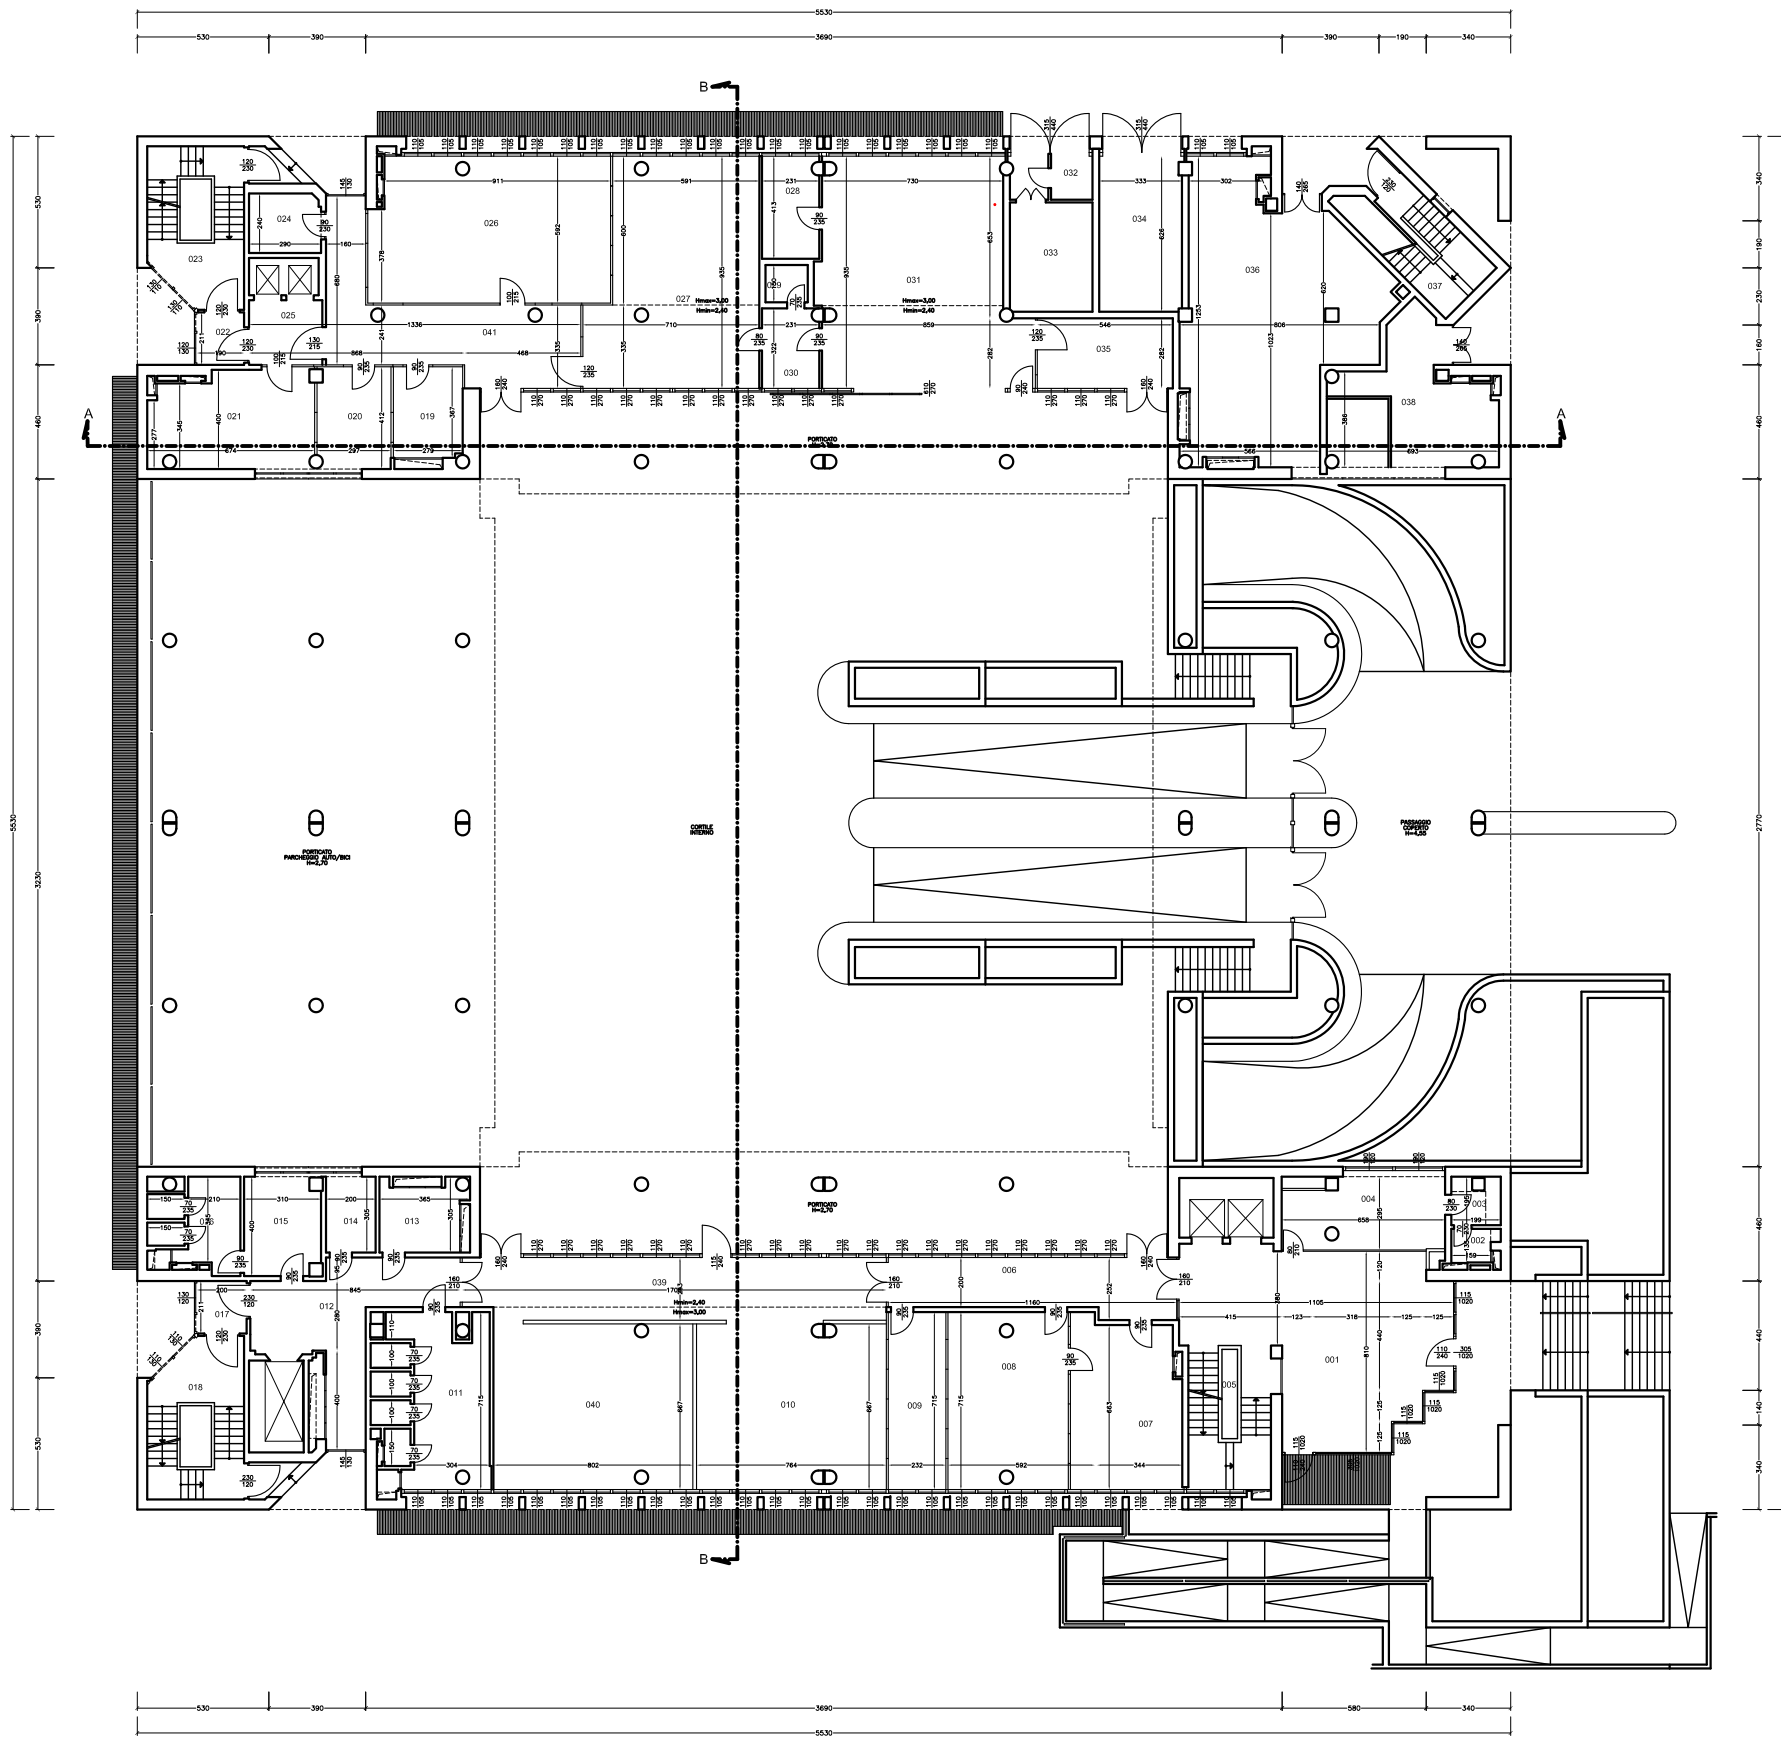


CARATTERISTICHE ARCHITETTONICHE VANI - PIANO PRIMO (P10)

N° VANO	DESTINAZIONE VANO	SUP. VANO NETTA [mq]	ALTEZZA NETTA [m]	VOLUME NETTO [mc]
001	DISIMPEGNO	83,43	2,40	200,23
002	VANO SCALA "A"	18,29	3,75	72,34
003	RIPOSTIGLIO PULIZIE	7,12	3,05	21,72
004	UFFICIO	20,22	3,05	61,67
005	UFFICIO	25,38	3,05	77,41
006	UFFICIO	16,43	3,05	50,11
007	UFFICIO	20,22	3,05	61,67
008	UFFICIO	18,24	3,05	55,68
009	CORRIDOIO	48,58	2,40	116,62
010	UFFICIO	30,24	3,05	92,23
011	UFFICIO	47,84	3,05	145,30
012	UFFICIO	33,80	3,05	102,48
013	UFFICIO	47,70	3,05	145,48
014	UFFICIO	23,58	3,05	71,92
015	UFFICIO	31,12	3,05	94,92
016	DISIMPEGNO	35,89	2,40	86,14
017	VANO SCALA "B"	23,84	3,75	89,40
018	FILTRO PROVA DI FUMO	4,90	3,05	14,93
019	SERVIZI IGIENICI DONNE	11,89	2,40	28,06
020	RIPOSTIGLIO	1,59	2,40	3,82
021	SERVIZI IGIENICI UOMINI	11,89	2,40	28,06
022	UFFICIO	22,81	3,05	69,57
023	UFFICIO	31,41	3,05	95,60
024	UFFICIO	23,58	3,05	71,92
025	UFFICIO	23,58	3,05	71,92
026	UFFICIO	25,58	3,05	78,05
027	UFFICIO	23,58	3,05	71,92
028	SALA RIUNIONI	87,32	3,05	266,33
029	CORRIDOIO	54,05	2,40	129,72
030	UFFICIO	14,18	3,05	43,18
031	UFFICIO	15,14	3,05	46,18
032	UFFICIO	15,14	3,05	46,18
033	UFFICIO	16,43	3,05	50,11
034	UFFICIO	15,14	3,05	46,18
035	UFFICIO	20,17	3,05	61,52
036	SERVIZI IGIENICI	23,09	2,40	55,42
037	DISIMPEGNO	21,64	2,40	51,94
038	FILTRO PROVA DI FUMO	4,45	3,05	13,57
039	VANO SCALA "C"	23,84	3,75	89,40
040	LOCALE TECNICO INFANTI	9,18	3,05	28,09
041	UTA PIANO TERRA E PIANO PRIMO	53,98	3,20	172,74
042	UFFICIO	23,35	3,05	71,22
043	UFFICIO	31,82	3,05	96,44
044	UFFICIO	25,58	3,05	78,05
045	UFFICIO	23,58	3,05	71,92
046	UFFICIO	39,63	3,05	120,87
047	SALA RIUNIONI	39,27	3,05	119,77
048	CORRIDOIO	55,68	2,40	134,08
049	DEPOSITO	6,71	3,05	20,57
050	UFFICIO	20,22	3,05	61,67
051	UFFICIO	20,22	3,05	61,67
052	UFFICIO	26,75	3,05	81,58
053	UFFICIO	20,30	3,05	61,92
054	UFFICIO	14,16	3,05	43,19
055	SERVIZI IGIENICI UOMINI	11,89	2,40	28,06
056	DISIMPEGNO	30,21	2,40	72,50
057	LOCALE QUADRI ELETTRICI	8,16	3,05	24,89
058	VANO SCALA "D"	18,42	3,75	72,83
059	FILTRO PROVA DI FUMO	6,67	3,05	20,34
060	SERVIZI IGIENICI DONNE	11,89	2,40	28,06
061	RIPOSTIGLIO	1,59	2,40	3,82
062	UFFICIO	18,24	3,05	55,68
063	UFFICIO	15,06	3,05	45,93
064	UFFICIO	37,07	3,05	113,06
065	UFFICIO	20,30	3,05	61,92
066	UFFICIO	17,33	3,05	52,66
067	CORRIDOIO	50,45	2,40	121,07
068	UFFICIO	22,78	3,05	69,42
069	UFFICIO	23,40	3,05	71,37
070	UFFICIO	23,40	3,05	71,37
071	UFFICIO	23,40	3,05	71,37
072	UFFICIO	24,18	3,05	73,75
073	UFFICIO	24,18	3,05	73,75
074	UFFICIO	23,40	3,05	71,37
075	UFFICIO	23,40	3,05	71,37
076	UFFICIO	31,26	3,05	96,26

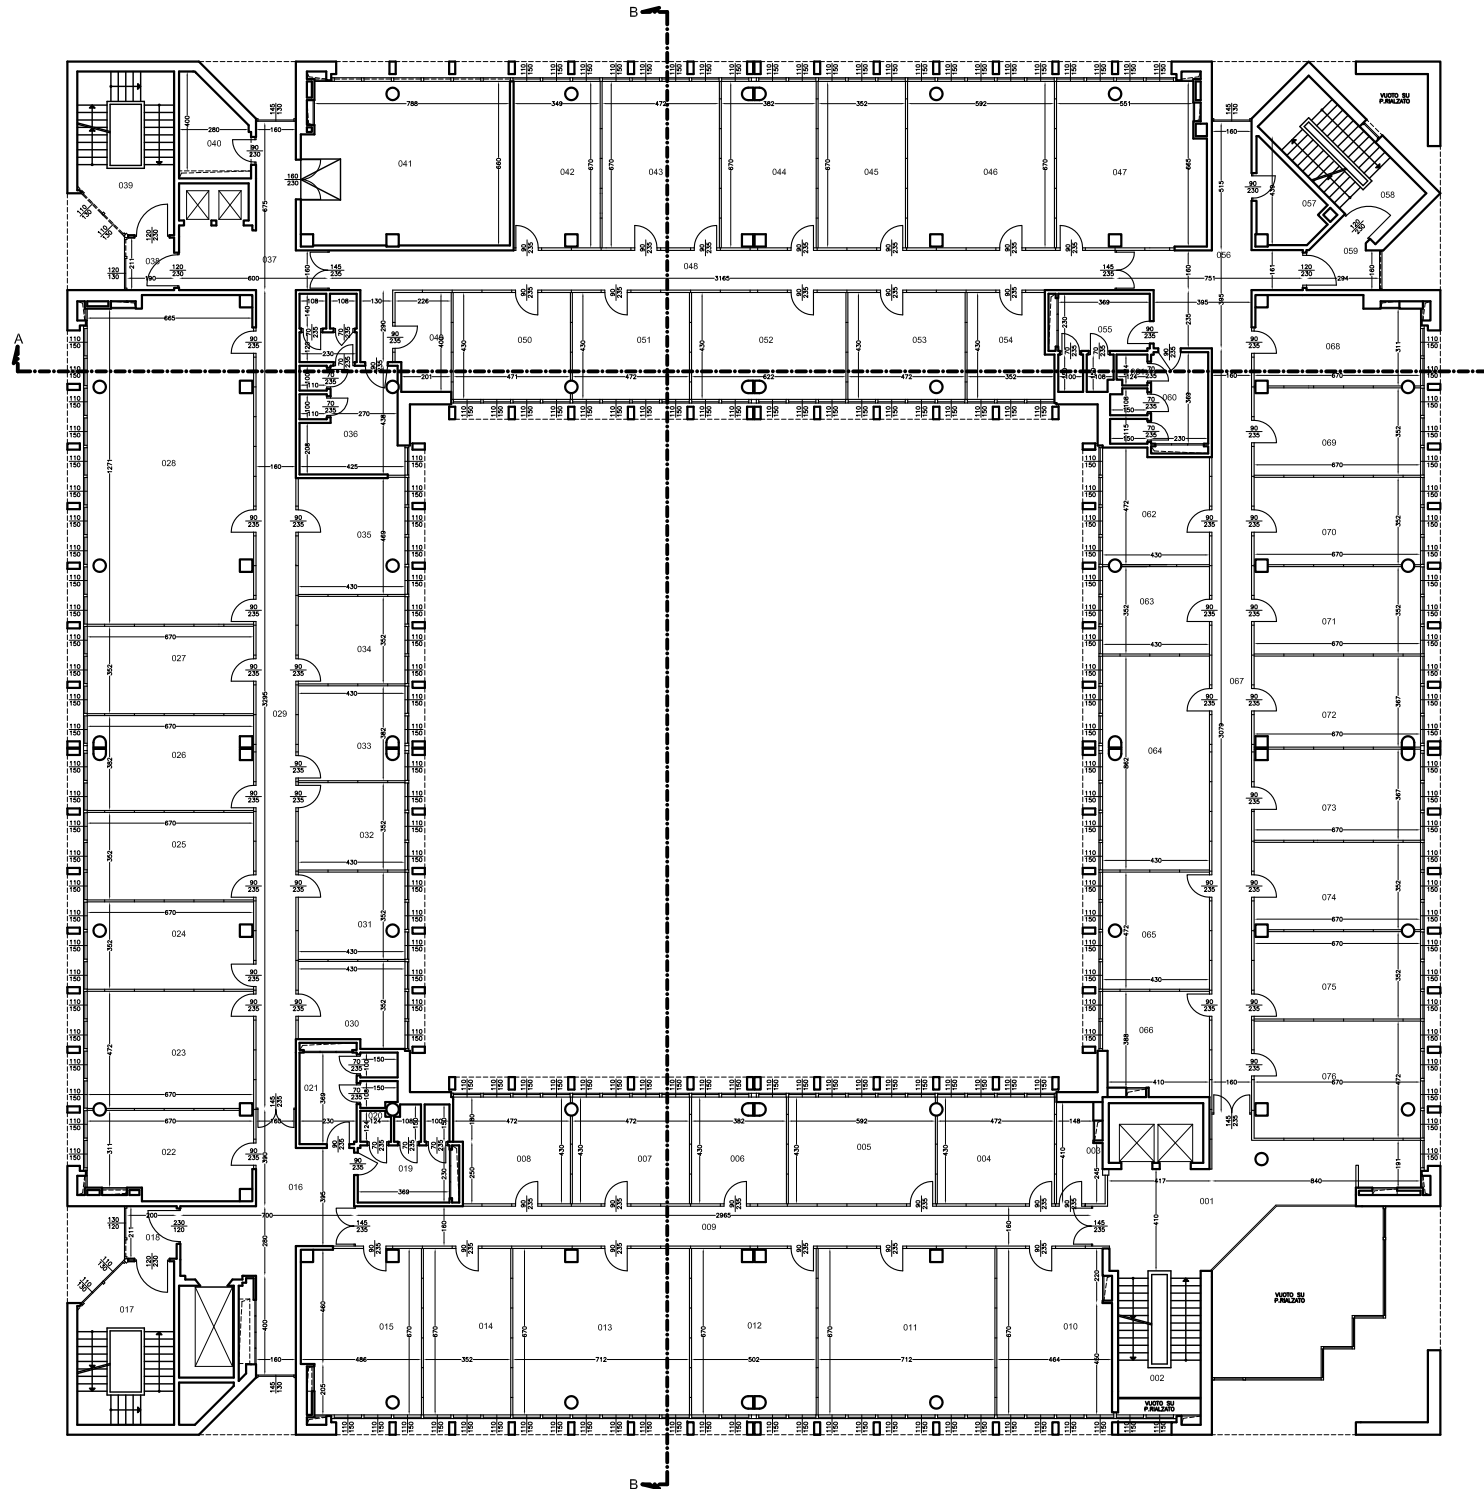

CARATTERISTICHE ARCHITETTONICHE VANI - PIANO SECONDO (P20)

N° VANO	DESTINAZIONE VANO	SUP. VANO NETTA [mq]	ALTEZZA NETTA [m]	VOLUME NETTO [mc]
001	DISIMPEGNO	82,87	2,40	198,89
002	VANO SCALA "A"	19,29	3,75	72,34
003	UFFICIO	37,99	3,05	115,67
004	UFFICIO	20,75	3,05	63,29
005	UFFICIO	20,75	3,05	63,29
006	UFFICIO	29,84	3,05	90,40
007	CORRIDOIO	49,30	2,40	118,32
008	SALA RIUNIONI	22,18	3,05	67,59
009	UFFICIO	23,40	3,05	71,37
010	UFFICIO	23,40	3,05	71,37
011	UFFICIO	24,18	3,05	73,75
012	UFFICIO	24,17	3,05	73,72
013	UFFICIO	23,40	3,05	71,37
014	UFFICIO	23,40	3,05	71,37
015	UFFICIO	23,40	3,05	71,37
016	UFFICIO	22,90	3,05	69,85
017	DISIMPEGNO	35,88	2,40	86,11
018	VANO SCALA "B"	23,84	3,75	89,40
019	FILTRO PROVA DI FUMO	4,60	3,05	14,03
020	SERVIZI IGIENICI DONNE	11,89	2,40	28,06
021	RIPOSTIGLIO	1,59	2,40	3,82
022	SERVIZI IGIENICI UOMINI	11,89	2,40	28,06
023	UFFICIO	22,81	3,05	69,57
024	UFFICIO	23,40	3,05	71,37
025	UFFICIO	23,40	3,05	71,37
026	UFFICIO	23,40	3,05	71,37
027	UFFICIO	24,17	3,05	73,72
028	UFFICIO	48,11	3,05	146,74
029	UFFICIO	23,40	3,05	71,37
030	UFFICIO	23,40	3,05	71,37
031	UFFICIO	22,81	3,05	69,57
032	CORRIDOIO	63,25	2,40	151,80
033	UFFICIO	19,23	3,05	58,65
034	UFFICIO	15,96	3,05	48,63
035	UFFICIO	15,59	3,05	47,55
036	UFFICIO	33,99	3,05	103,67
037	UFFICIO	29,78	3,05	90,77
038	DEPOSITO	14,11	3,05	43,04
039	DISIMPEGNO	20,37	2,40	48,89
040	FILTRO PROVA DI FUMO	4,45	3,05	13,57
041	VANO SCALA "C"	23,84	3,75	89,40
042	LOCALE TECNICO IMPIANTI	9,18	3,05	28,00
043	SOTTOCENTRALE TERMICA E UTA PIANO SECONDO	85,19	3,30	279,61
044	CORRIDOIO	55,84	2,40	133,54
045	UFFICIO	29,77	3,05	90,80
046	SALA RIUNIONI	30,99	3,05	94,52
047	UFFICIO	30,99	3,05	94,52
048	UFFICIO	19,24	3,05	58,68
049	SERVIZI IGIENICI UOMINI	11,89	2,40	28,06
050	RIPOSTIGLIO	1,59	2,40	3,82
051	SERVIZI IGIENICI DONNE	11,89	2,40	28,06
052	DISIMPEGNO	21,05	2,40	50,52
053	CENTRALE TERMICA	42,82	3,20	136,38
054	FILTRO PROVA DI FUMO	6,82	3,05	20,80
055	UFFICIO	8,16	3,05	24,89
056	VANO SCALA "D"	19,42	3,75	72,63
057	FILTRO PROVA DI FUMO	6,67	3,05	20,34
058	UFFICIO	22,78	3,05	69,42
059	UFFICIO	23,40	3,05	71,37
060	UFFICIO	23,40	3,05	71,37
061	UFFICIO	23,40	3,05	71,37
062	UFFICIO	24,18	3,05	73,75
063	UFFICIO	24,18	3,05	73,75
064	UFFICIO	23,40	3,05	71,37
065	UFFICIO	23,40	3,05	71,37
066	UFFICIO	31,30	3,05	95,47
067	CORRIDOIO	50,54	2,40	121,30
068	UFFICIO	34,80	3,05	106,14
069	UFFICIO	15,59	3,05	47,55
070	UFFICIO	15,59	3,05	47,55
071	UFFICIO	15,13	3,05	46,15
072	UFFICIO	9,87	3,05	30,41
073	UFFICIO	17,29	3,05	52,73

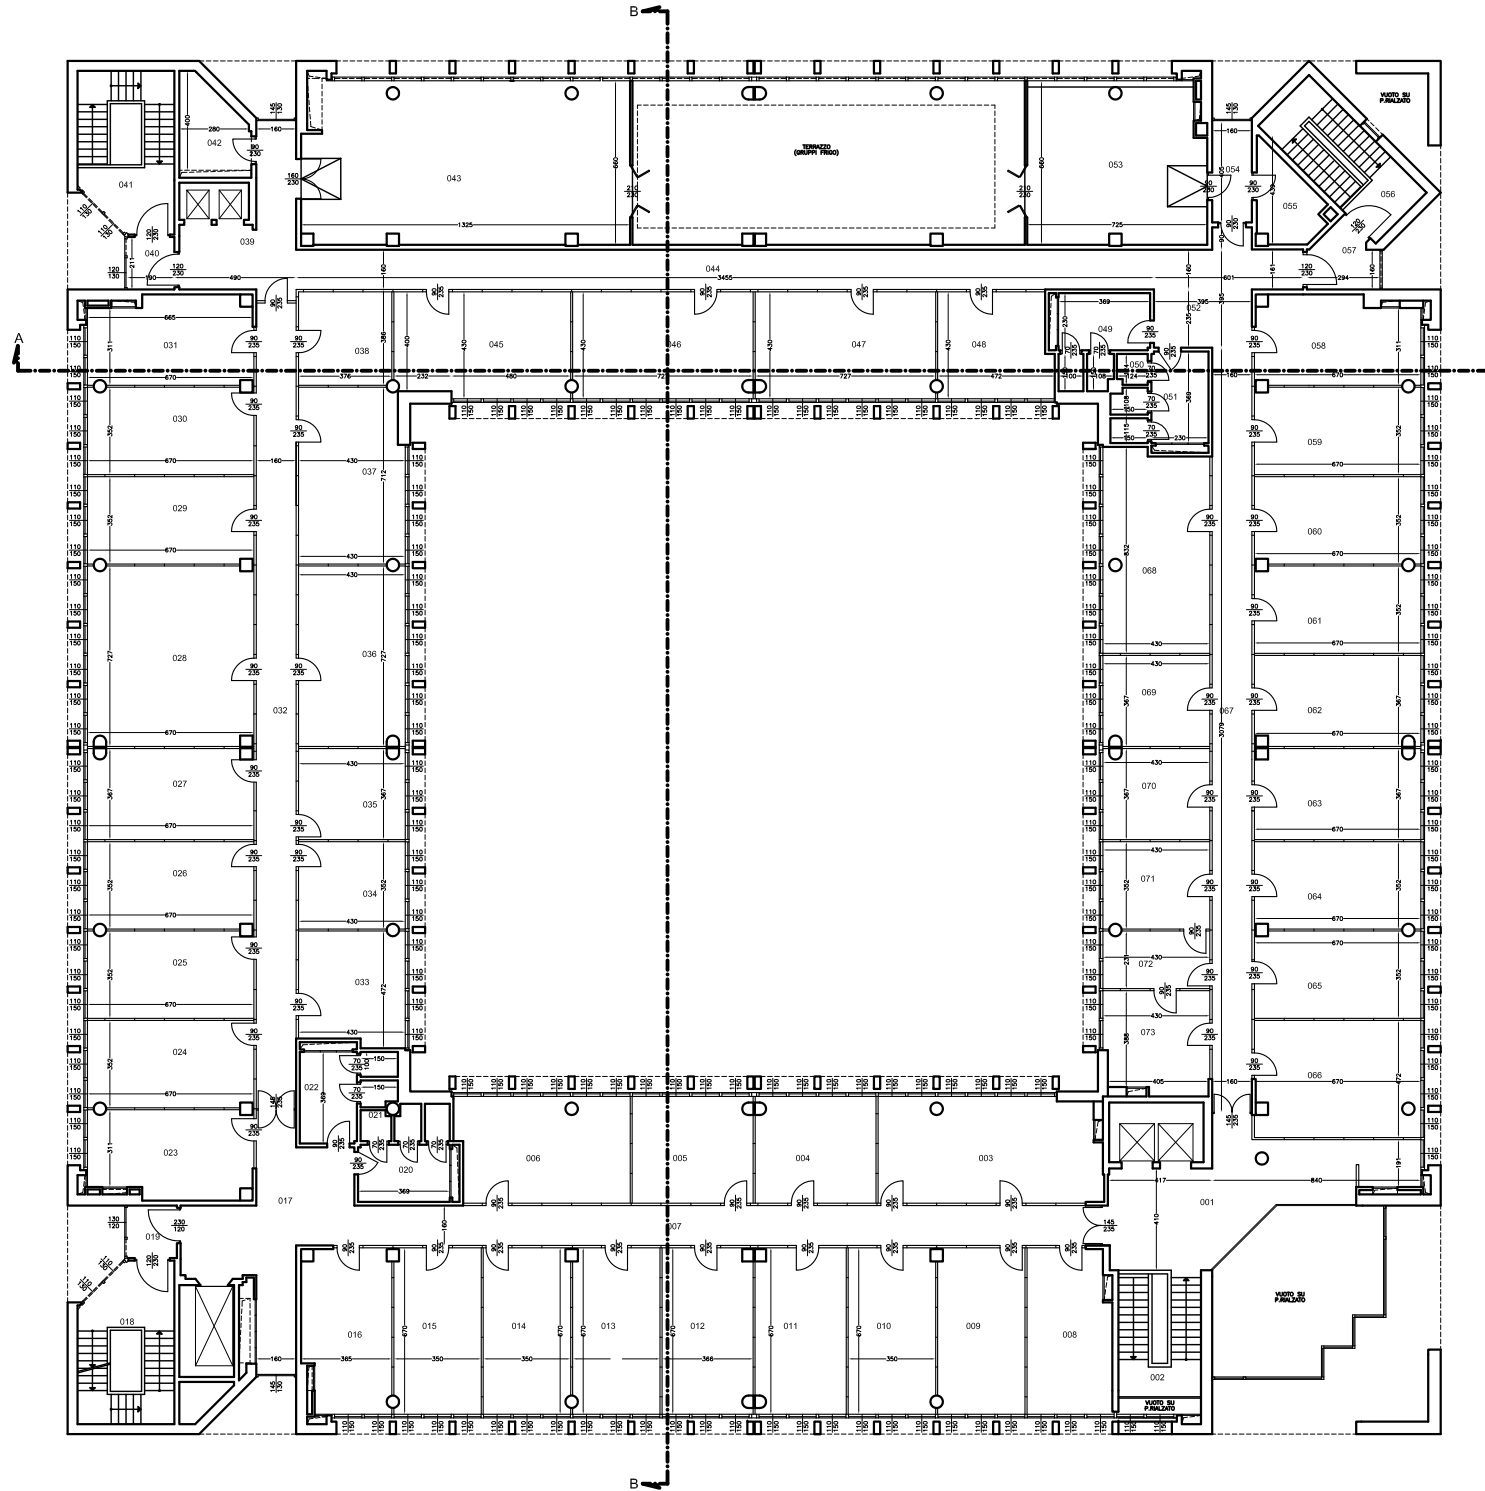

CARATTERISTICHE ARCHITETTONICHE VANI - PIANO 1° AMMEZZATO (P25)

N° VANO	DESTINAZIONE VANO	SUP. VANO NETTA [mq]	ALTEZZA NETTA [m]	VOLUME NETTO [mc]
001	VANO SCALA "B"	19,86	1,90	37,73

